


KOORDINAČNÍ SITUACE M 1 : 750

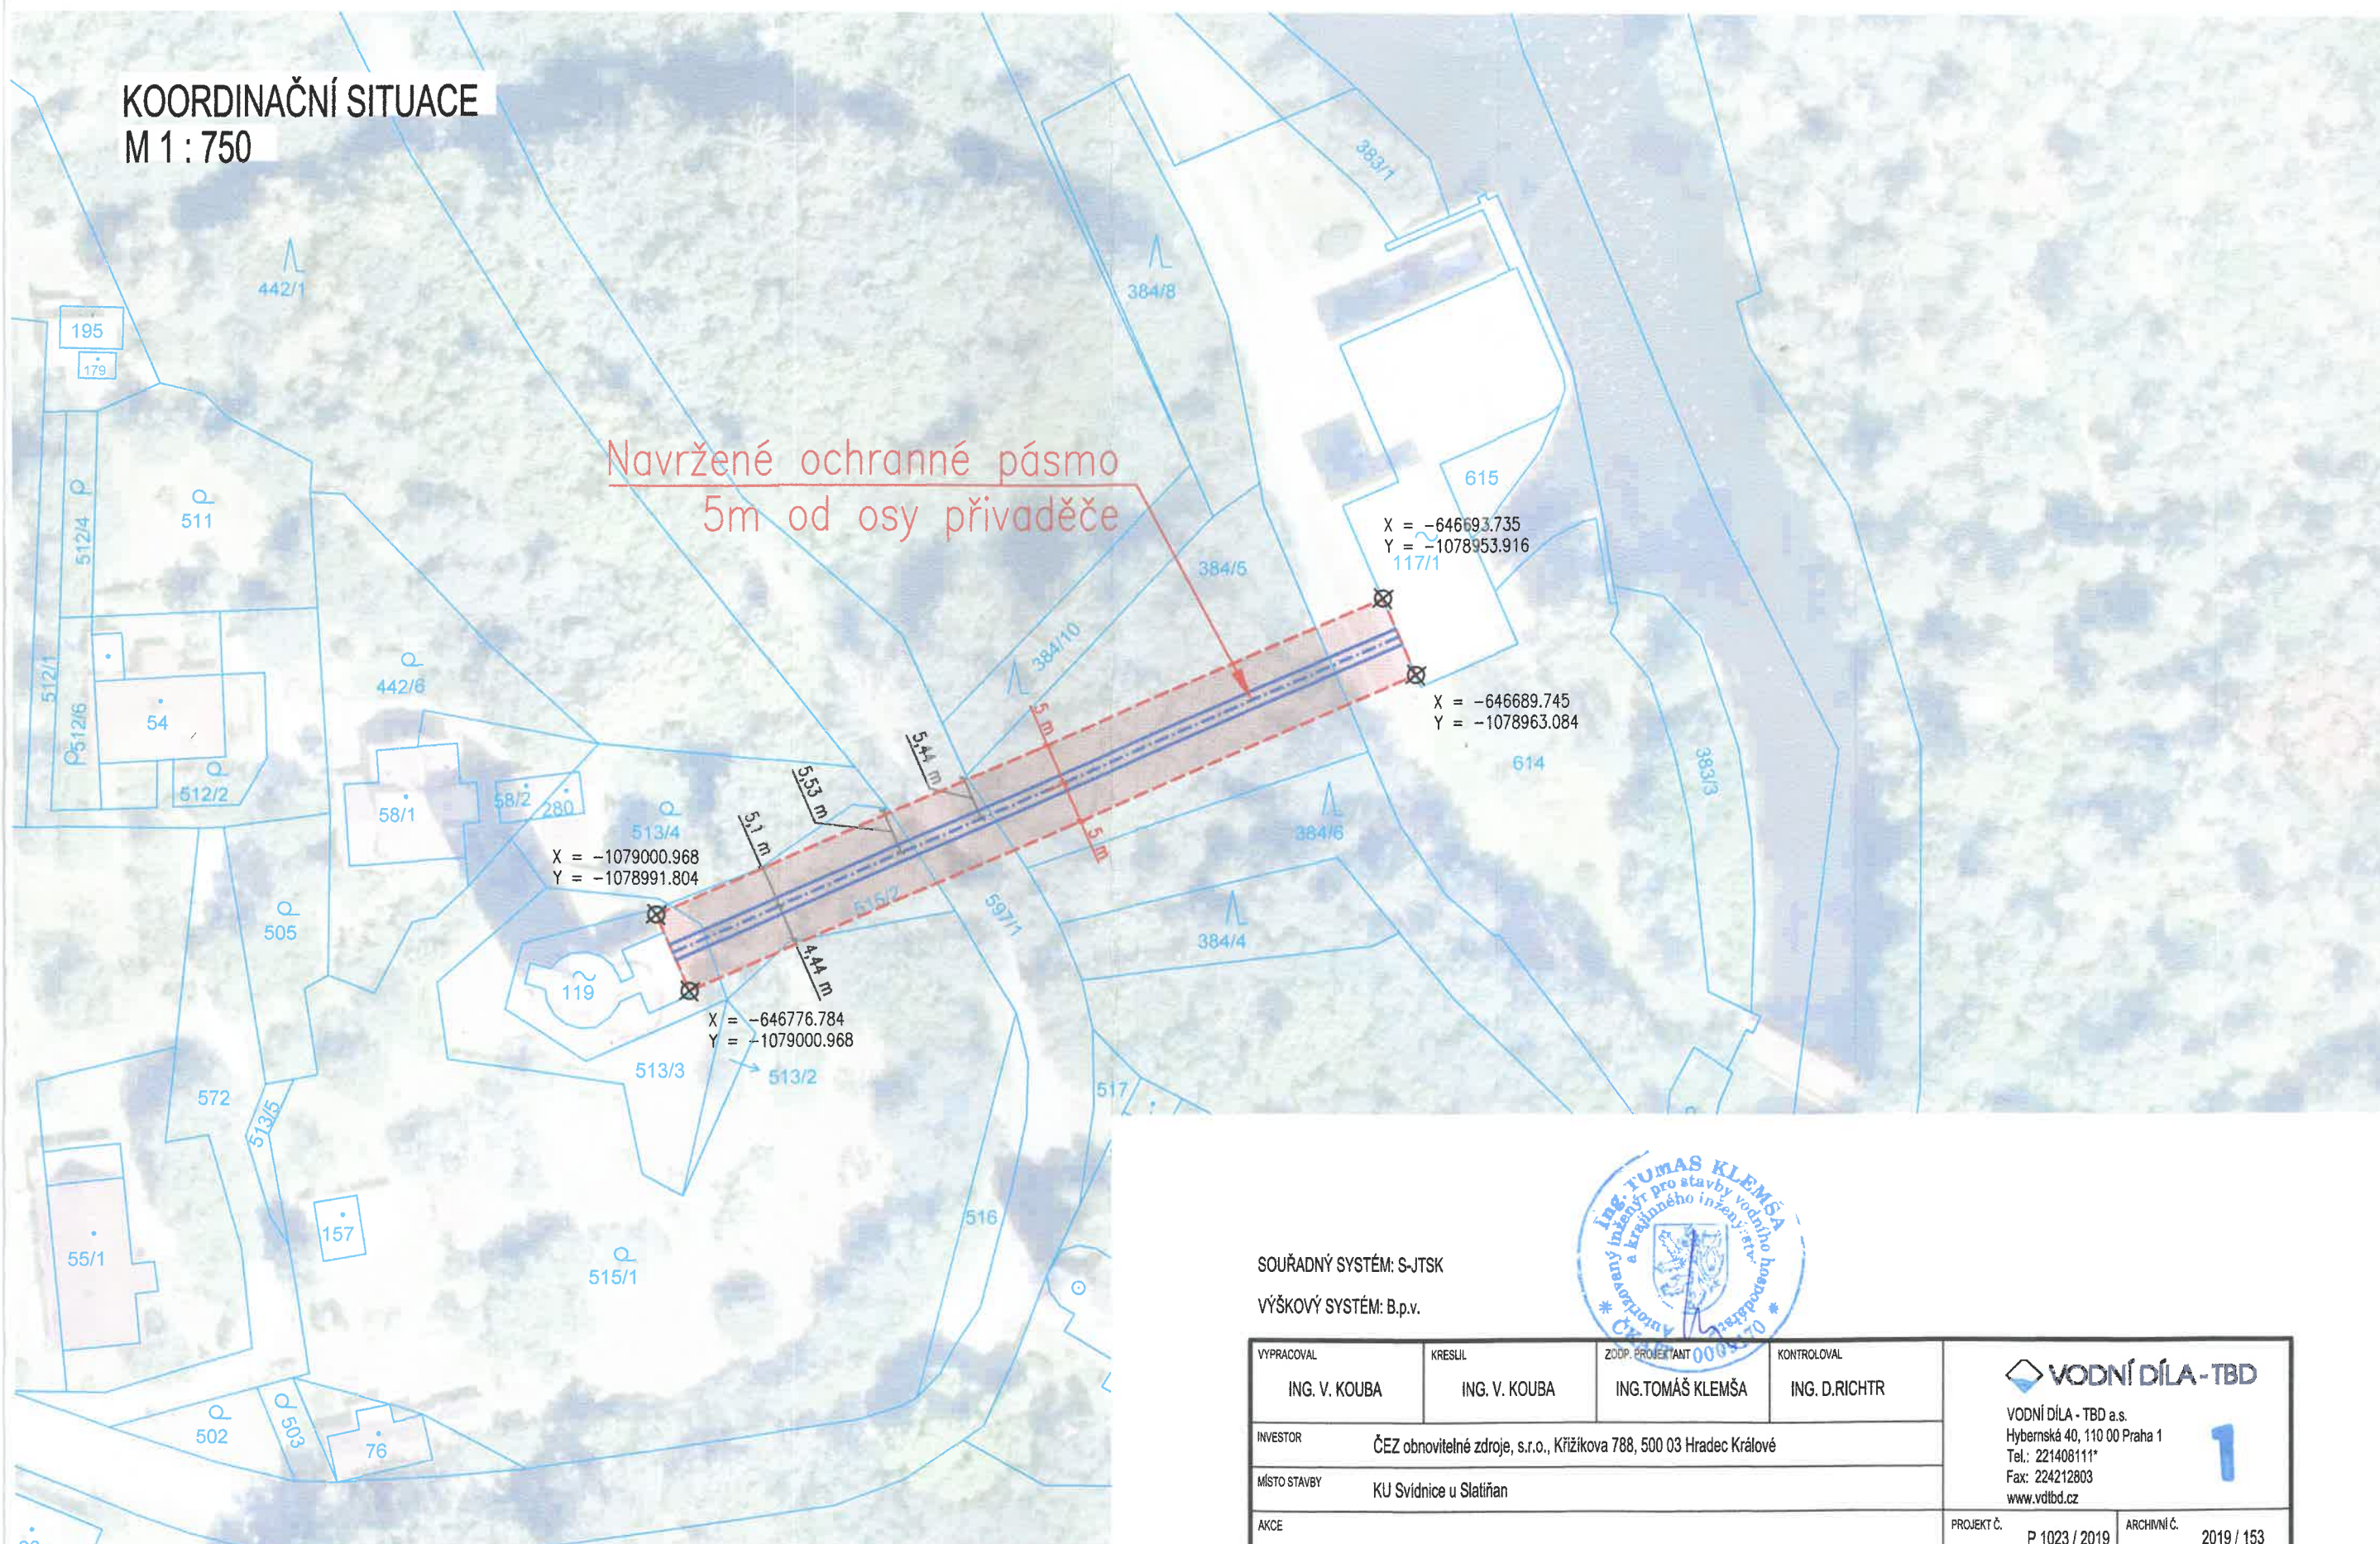

LEGENDA

	KATASTR NEMOVITOSTÍ
	PŘÍSTUP KE STAVBĚ PRO VŠECHNY VARIANTY
	SOUČASNÉ VEDENÍ PŘIVADĚČE
	NAVRHOVANÉ OCHRANNÉ PÁSMO PŘIVADĚČE

SOUŘADNÝ SYSTÉM: S-JTSK
VÝŠKOVÝ SYSTÉM: B.p.v.



VYPRACOVAL ING. V. KOUBA	KRESLIL ING. V. KOUBA	ZODP. PROJEKTANT ING. TOMÁŠ KLEMŠA	KONTROLOVAL ING. D. RICHTR	 VODNÍ DÍLA - TBD VODNÍ DÍLA - TBD a.s. Hybernská 40, 110 00 Praha 1 Tel.: 221408111* Fax: 224212803 www.vdtbd.cz 1	
INVESTOR ČEZ obnovitelné zdroje, s.r.o., Křižíkova 788, 500 03 Hradec Králové					
MÍSTO STAVBY KU Svidnice u Slatiňan					
AKCE Stanovení ochranného pásma vodního díla MVE Práčov					
OBSAH KOORDINAČNÍ SITUAČNÍ VÝKRES				PROJEKT Č. P 1023 / 2019 DATUM 06 / 2019 FORMÁT 3 x A4 MĚŘÍTKO 1 : 750, 1 : 2 500	ARCHIVNÍ Č. 2019 / 153 STUPEŇ STUDIE ČÍSLO PŘÍLOHY C.2